



用途	(寄宿舍)
食数	60食
タイプ	() ウェットタイプ (●) セミドライタイプ () ドライタイプ () HACCP
床面積	(44.22 m ²)

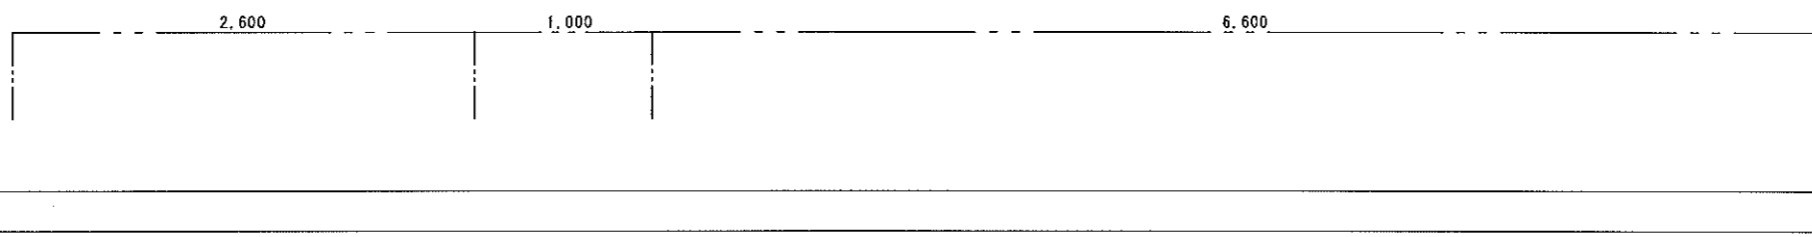

- 注意事項
- 1: 厨房設備の工事範囲は機器の設置（レベル出し・周囲のコーキング）のみとし、給水・給湯・排水・電気・ガス等の配管・接続工事は、一次側・二次側とも、別途設備工事とする。
 - 2: 給湯器は、別途工事とします。（シンク槽に4号以上、洗浄機用に16号以上必要）
 - 3: 飲水機は、別途工事とします。（別途打ち合わせ。）
 - 4: ガス漏れ警報器及び予備用コンセントは別途とします。
 - 5: () 内寸法は、現場合わせ及び打ち合わせ要す。
 - 6: 水栓は厨房設備工事外と致します。

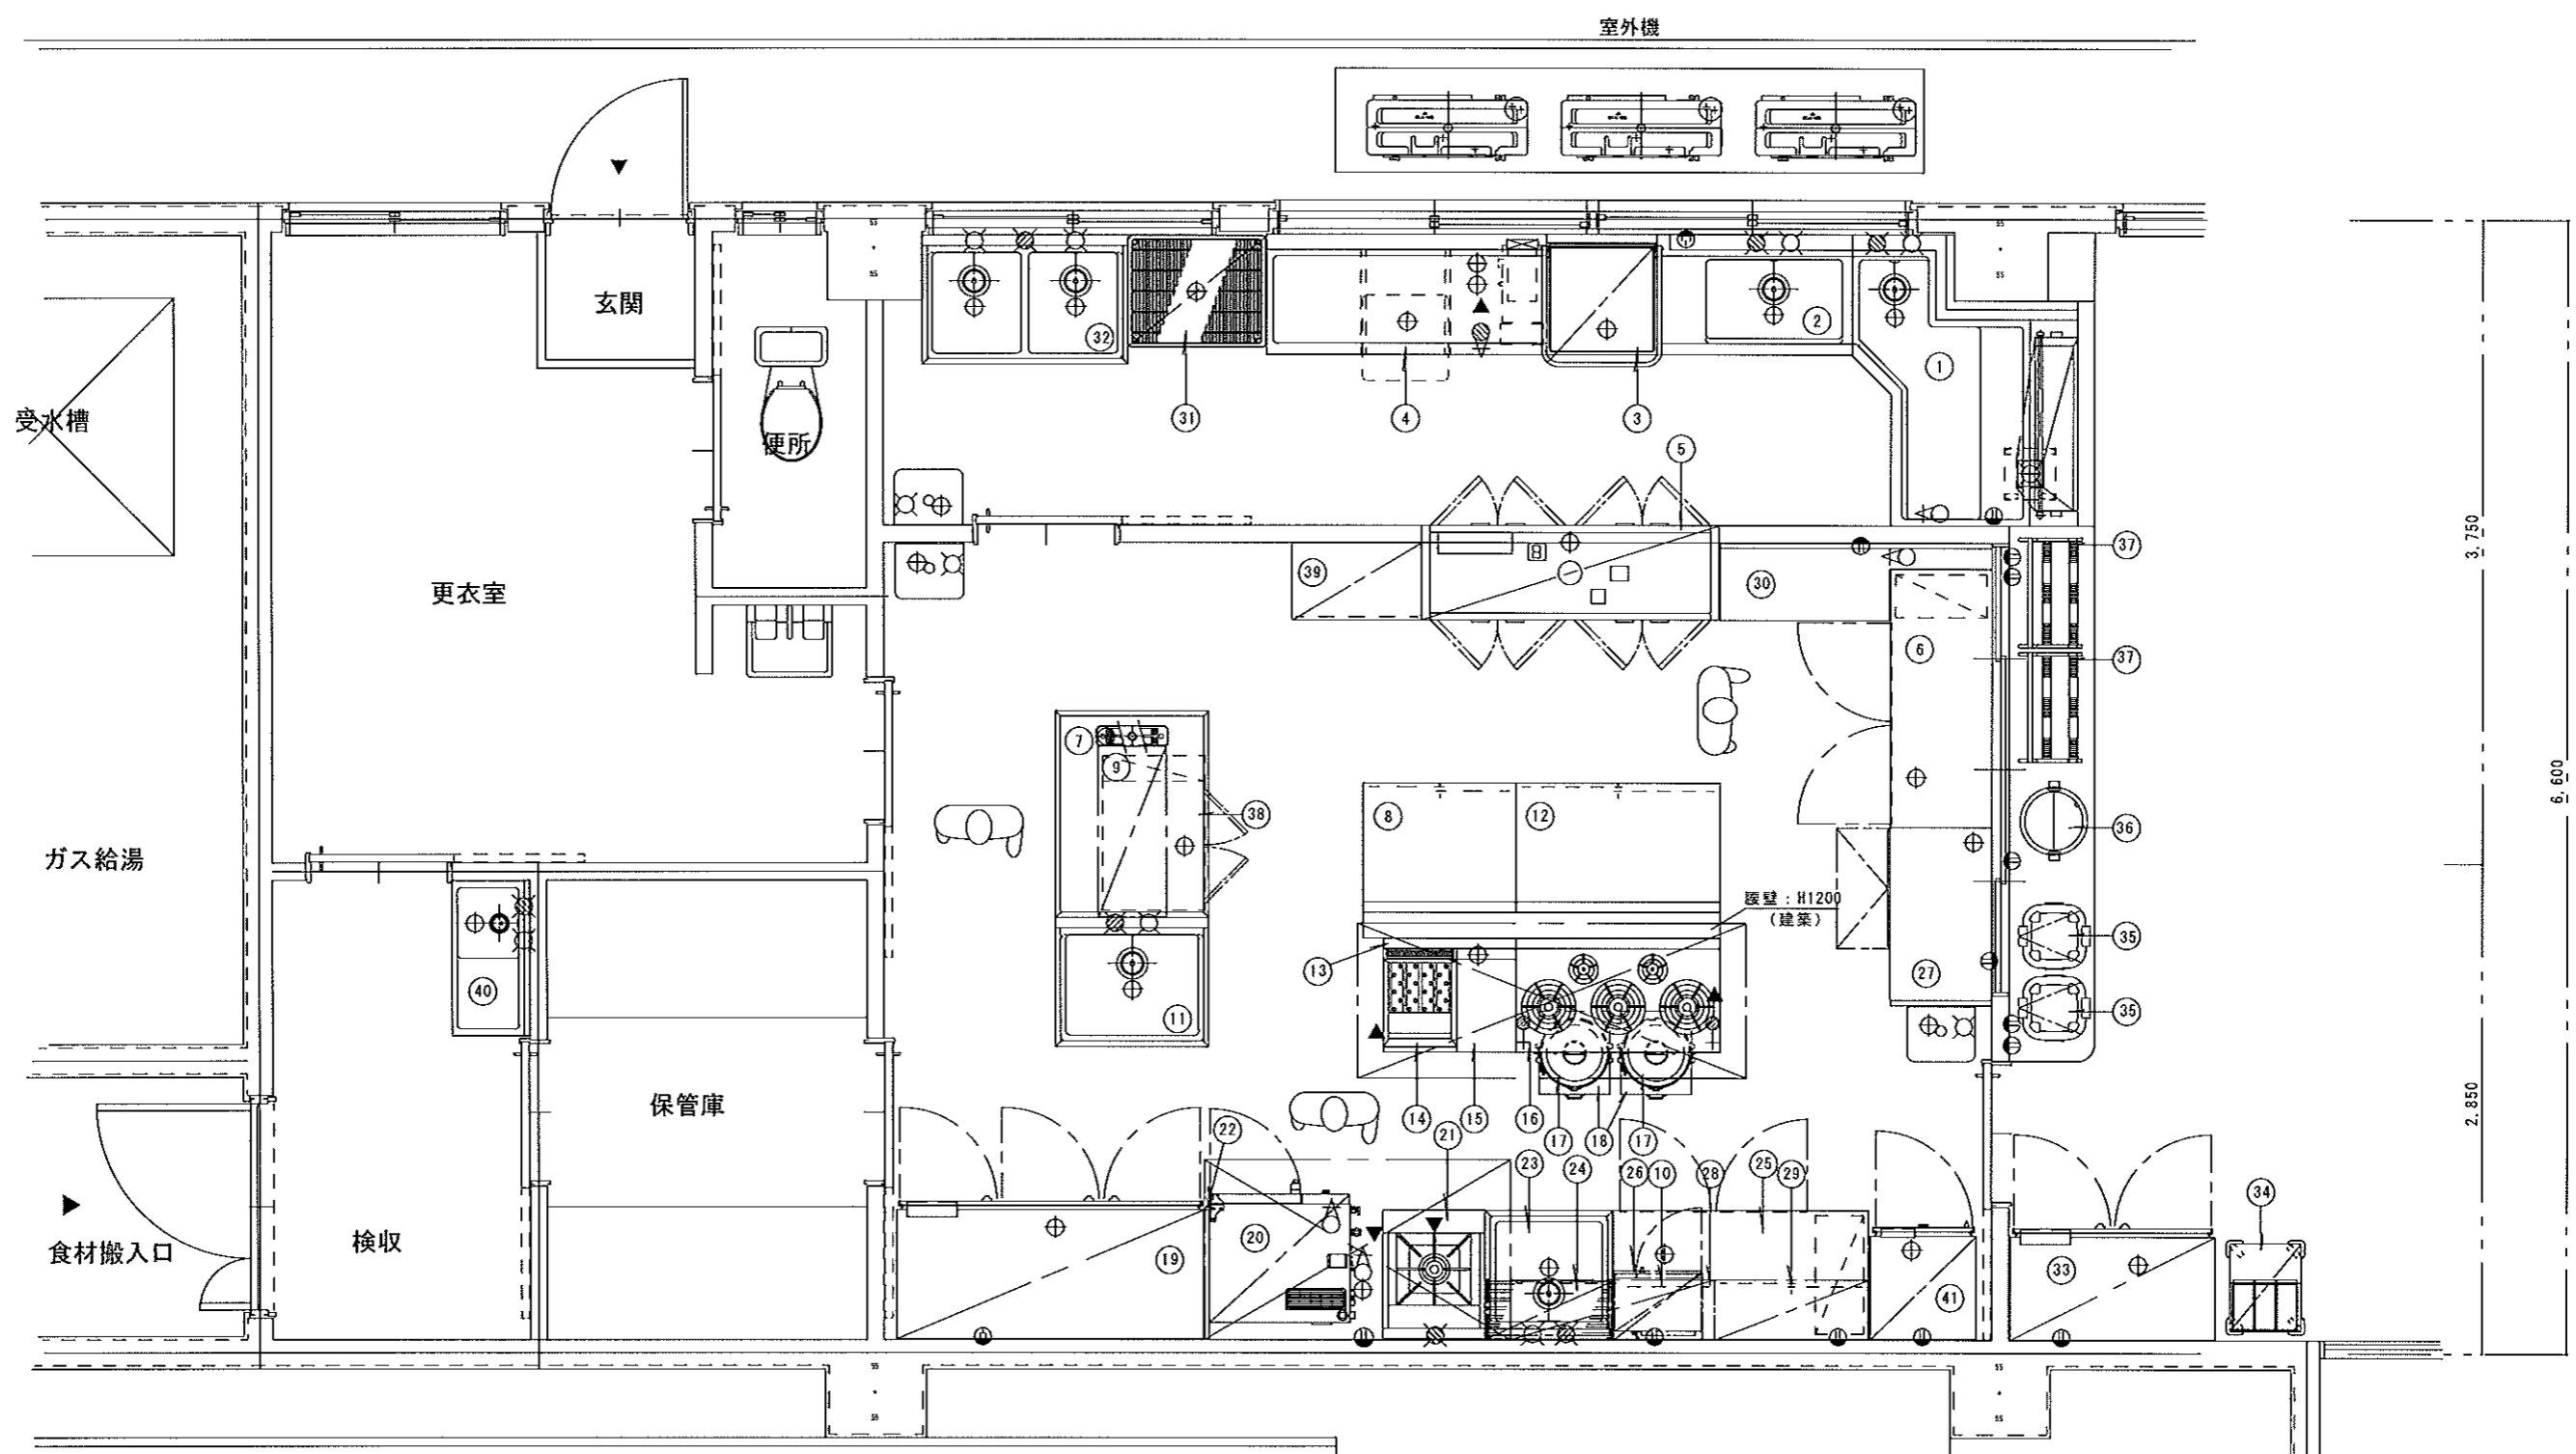

カランは、設備工事とする。

※ 当厨房設計図書は、厨房室の下地及び仕上げ材は、不燃材と見なしてあります。

注 設計変更の際は建築士法第19条によること	ニッコー株式会社 〒901-2131 浦添市牧港5丁目18番地3号 TEL (0988) 75-1900 (代) FAX (0988) 75-1904	沖縄県知事許可 (般-62)第877号 管理建築士 級建築士登録第 号	製作 工事名称 工事場所 宮里	図面名称 厨房平面図	縮尺 1/30	図面番号 —
記事		図工 図面番号 H24年 3月 23日				

厨房備品規格表

総合ガス消費量	Kg/h
総合電気容量 (1φ100V)	KW
総合電気容量 (1φ200V)	KW
総合電気容量 (3φ200V)	KW
総合蒸気消費量	Kg/h

品番	品名	寸法 間口 奥行 高さ	数	給水量 L/h	給湯量 L/h	排水 φ	瓦 (kg/h)		電 (KW)		蒸気 (kg/h)		備考
							消費量	消費量	消費量	消費量			
1	ドライ式シャワーシंक	(1310) (1326)X1200X820	1	15A	15A	50A x 1			100V				
2	ドライ式ソムドテーブル	1145X700X820	1	15A	15A	50A							
3	食器洗浄機	920X650X1520	1			42A x 2 (排水)	15A	1.39kg/h	3P200V	4.9KW			(標準洗浄力: 6分/10分/30分) 3段階調整。
4	クリーンテーブル	1650X700X820	1			40A							317収納付。
5	食器消毒保管庫	1750X550X1900	1			42A			3P200V	3.4KW			収納: 20箱。食器庫付。
6	コールドテーブル	1500X600X800	1			40A			100V	0.42KW			全冷凍室。737-731収納付。
7	ドライ用作業台	1200X900X850	1			40A							
8	調理台	900X750X800	1										
9	上吊棚	1000X400X2段	1										自在吊棚1段付。
10	電子レンジ	510X360X306	1						100V	1.25KW			
11	ドライ用1槽シंक	900X750X850	1	15A	15A	50A							
12	調理台	1200X750X800	1										
13	背面カバー	1980X60X950	1										
14	ガスフライヤー	430X600X800	1			40A	15A	0.67kg/h					4槽・100V方式。 容量: 18L。25-27kg収納付。
15	蒸台	350X600X800	1										
16	ガステーブル	1200X600X800	1				20A	3.55kg/h					2重バーナー(42)、1重バーナー(42)、 圧電着火方式。 炊飯量: 3.3升
17	ガス炊飯器	450X421X408	2				15A	0.46kg/h					
18	炊飯スライットユニット	417X534X68	2										
19	冷凍冷蔵庫	1790X800X1950	1			42A			3P200V	0.355KW			冷凍(右側): 3室。冷蔵: 4室。
20	スチームコンベクションオープン	820X750X1410	1	15A x 2 (排水)		42A (排水)	20A	1.59kg/h	100V	0.47KW			収納: 1/10A/5枚。 組合付。
21	スーブレンジ	600X750X450	1		15A		20A	1.25kg/h					55.5升付。
22	断熱板	30X750X1410	1										
23	ドライ用1槽シंक	750X750X850	1	15A	15A	50A							
24	パイプ棚	750X350X1段	1										
25	コールドテーブル	1500X750X800	1			40A			100V	0.412KW			全冷凍室。 737-731収納付。
26	電子レンジ用棚	520X400X1段	1										
27	製氷機	1004X600X800	1	15A (排水)		42A			100V	0.72KW			製氷: 50g/D。貯氷: 50kg。 氷: 12-27枚
28	吊戸棚	900X350X600	1										
29	吊戸棚	1200X350X600	1										
30	作業台	1600X450X800	1										
31	ワイヤーシェルフ	805X650X1590	1			42A							4段。水浸付。
32	ドライ用2槽シंक	1200X750X850	1	15A x 2	15A	50A x 2			100V	0.410KW			全冷凍室。
33	冷蔵ショーケース (既存品)	1200X650X1950	1			42A							
34	トレイディスペンサー	420X510X1320	1										317収納: 11-(40X45)以下) 60-100枚。 5A-1付。
35	電子保温ジャー	385X418X257	2						100V	0.074KW			容量: 3升
36	スーブウォーマー	460X395X405	1						100V	0.250KW			容量: 16L
37	ランブウォーマー	640X372X420	2						100V	0.870KW			出力調整器付。保温温度: 60-80℃ 視察用標準1-4レンジ方式。
38	乾燥機能付器具殺菌庫	1200X600X800	1			42A			100V	0.308KW			
39	オープン棚	750X450X1800	1										
40	水切付1槽シंक	900X450X800	1	15A	15A	50A							
41	検食用冷蔵庫	625X650X1890	1			42A			100V	0.350KW			前面製氷冷蔵庫1台付。
42													
43													
44													
45													
46													
47													
48													
49													
50													
51													
52													
53													
54													
55													
56													

注 設計変更の際は建築士法第19条によること

記事

ニッコー株式会社

〒001-2131 浦添市牧港5丁目18番地3号
TEL (0988) 75-1900 (代)
FAX (0988) 75-1904

沖縄県知事許可
(般-62) 第877号

管理建築士
級建築士登録第 号

製図

工事名称

校印

工事場所

宮里

工事

図面名称

設備備品規格表

縮尺

1/30

図面番号

—

H24年3月23日